

# 奈良先端大学生宿舎 2 棟等ガス給湯器取替工事

図面番号	図 面 名 称	縮 尺
M-1	表紙・図面リスト	—
特-1	特記仕様書（1）	—
特-2	特記仕様書（2）	—
M-2	案内図、配置図	1/4,000
M-3	工事範囲・機器表	—
M-4	学生宿舎 2 棟 平面図	1/200
M-5	学生宿舎 3 棟 平面図	1/200
M-6	学生宿舎 4 棟 平面図（1F）	1/200
M-7	学生宿舎 4 棟 平面図（2F～5F）	1/200
M-8	ゲストハウスせんたん 平面図（1F・2F）	1/200
M-9	ゲストハウスせんたん 平面図（3F・4F）	1/200
M-10	学生宿舎 2、3、4 棟 詳細図	1/20
M-11	ゲストハウスせんたん 詳細図 配管	1/20
M-12	ゲストハウスせんたん 詳細図 配線	1/100, 1/200










Form with multiple columns and rows for project details, including sections for air conditioning, drainage, and gas equipment. Includes a table for design temperature and humidity, and a table for material specifications.



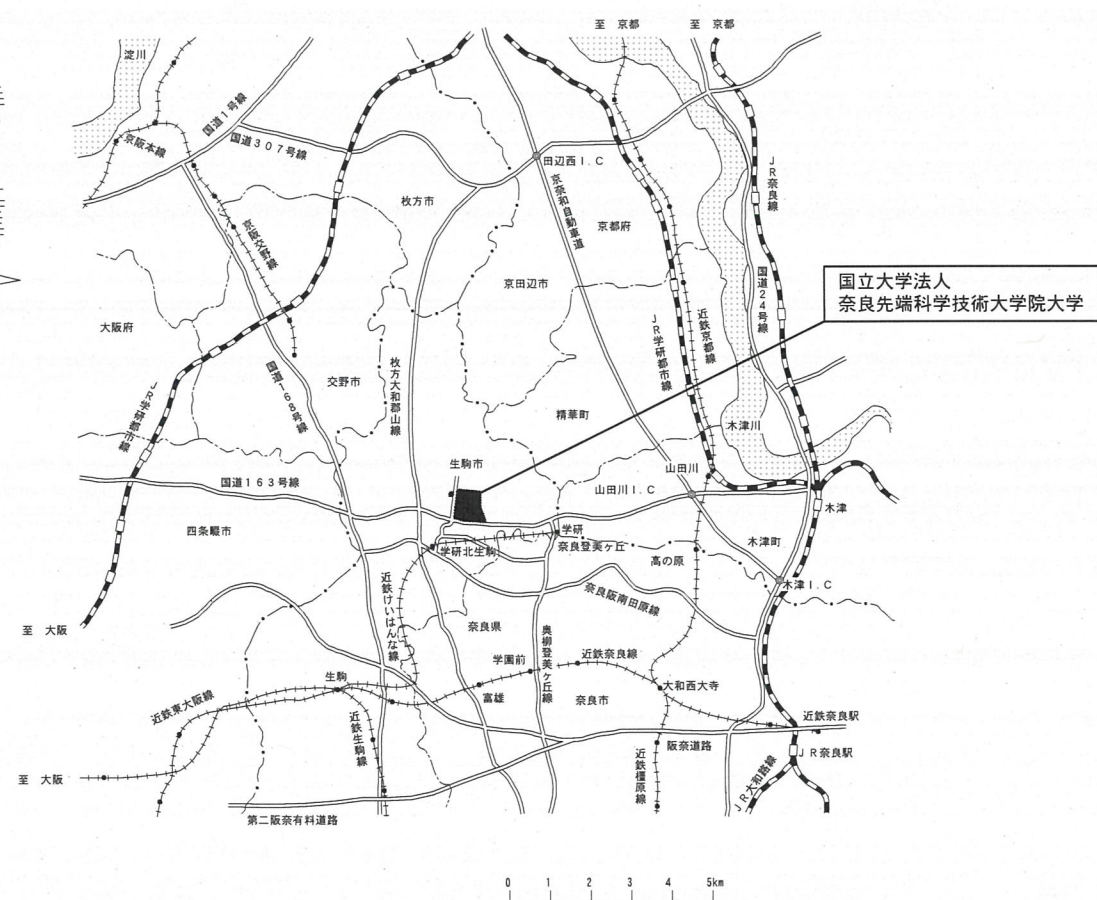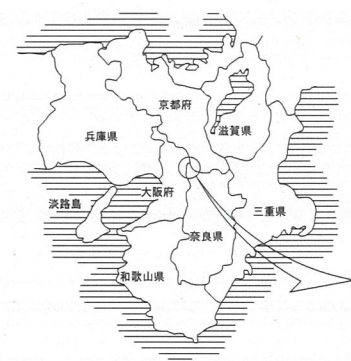

案内図

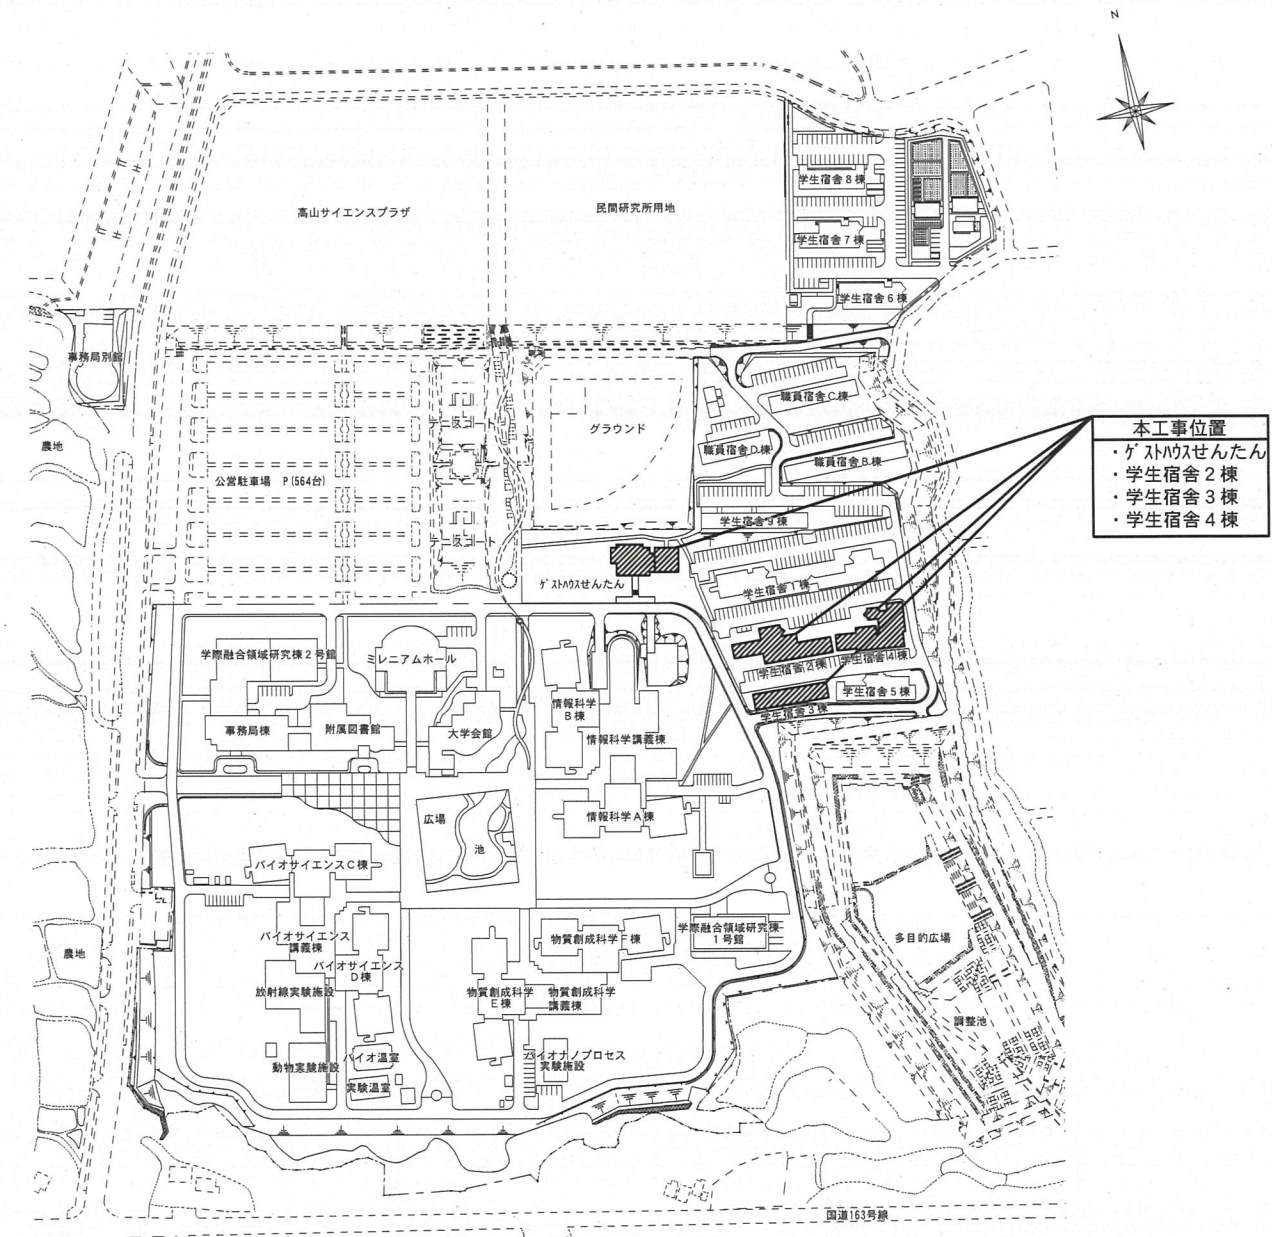

配置図 S=1/4,000

訂正	令和 年 月 日					国立大学法人 奈良先端科学技術大学院大学				工事名		年度	
										奈良先端大学生宿舎 2 棟等ガス給湯器取替工事		令和 7 年度	
										図面名称		縮尺	
										案内図、配置図		1/4000	
												M-2	



工事対象の部屋箇所は下記による。

学生宿舎 2 棟

5 F	脱衣室	脱衣室	脱衣室	脱衣室
4 F	脱衣室	脱衣室	脱衣室	脱衣室
3 F	脱衣室	脱衣室	脱衣室	脱衣室
2 F	脱衣室	脱衣室	脱衣室	脱衣室
1 F	脱衣室	脱衣室	脱衣室	脱衣室

西

東

※学生宿舎 2 棟本工事対象数は、20 台。

学生宿舎 3 棟

5 F	5 0 1	5 0 2	5 0 3	5 0 4	5 0 5	5 0 6
4 F	4 0 1	4 0 2	4 0 3	4 0 4	4 0 5	4 0 6
3 F	3 0 1	3 0 2	3 0 3	3 0 4	3 0 5	3 0 6
2 F	2 0 1	2 0 2	2 0 3	2 0 4	2 0 5	2 0 6
1 F	1 0 1	1 0 2	1 0 3	1 0 4	1 0 5	1 0 6

西

東

※学生宿舎 3 棟本工事対象数は、30 台。  
※番号は部屋番号を示す。

学生宿舎 4 棟

5 F	脱衣室	脱衣室	脱衣室	脱衣室
4 F	脱衣室	脱衣室	脱衣室	脱衣室
3 F	脱衣室	脱衣室	脱衣室	脱衣室
2 F	脱衣室	脱衣室	脱衣室	脱衣室
1 F	脱衣室	脱衣室	脱衣室	脱衣室

西

東

※学生宿舎 4 棟本工事対象数は、20 台。

ゲストハウスせんたん

4 F	4 0 9	4 0 8	4 0 7	4 0 6	
	4 0 5	4 0 4	4 0 3	4 0 2	4 0 1
3 F	3 0 9	3 0 8	3 0 7	3 0 6	
	3 0 5	3 0 4	3 0 3	3 0 2	3 0 1
2 F	2 0 9	2 0 8	2 0 7	2 0 6	2 1 0
	2 0 5	2 0 4	2 0 3	2 0 2	2 1 1
1 F					

西

東

※ゲストハウスせんたん本工事対象数は、29 台。  
※番号は部屋番号を示す。


(新設)

機器名称	記号	設置方式	仕様	電源	設置場所	台数	備考
ガス給湯器	GH-1	屋内壁掛型	先止め式 給湯能力16号	1φ100V	別途工事範囲参照	70	学生宿舎2・3・4棟
		(上方給排気接続)	立ち消え安全装置、過熱防止装置				
		(強制給排気2重管式)	過圧防止安全、漏電安全装置				
			本体リモコンスイッチ				
ガス給湯器	GH-2	屋外壁掛型	先止め式 給湯能力16号	1φ100V	別途工事範囲参照	27	ゲストハウスせんたん
			立ち消え安全装置、過熱防止装置				
			過圧防止安全、漏電安全装置				
			台所、浴室リモコンスイッチ				
ガス給湯器	GH-3	屋内壁掛型	先止め式 給湯能力16号	1φ100V	別途工事範囲参照	2	ゲストハウスせんたん
		(上方給排気接続)	立ち消え安全装置、過熱防止装置				210・211室
		(強制給排気2重管式)	過圧防止安全、漏電安全装置				
			台所、浴室リモコンスイッチ				


(撤去)

機器名称	記号	設置方式	仕様	電源	設置場所	台数	備考
ガス給湯器	GH-1	屋内壁掛型	先止め式 給湯能力16号	1φ100V	別途工事範囲参照	70	学生宿舎2・3・4棟
		(上方給排気接続)	立ち消え安全装置、過熱防止装置				
		(強制給排気2重管式)	過圧防止安全、漏電安全装置				
			本体リモコンスイッチ				
ガス給湯器	GH-2	屋外壁掛型	先止め式 給湯能力16号	1φ100V	別途工事範囲参照	27	ゲストハウスせんたん
			立ち消え安全装置、過熱防止装置				
			過圧防止安全、漏電安全装置				
			台所、浴室リモコンスイッチ				
ガス給湯器	GH-3	屋内壁掛型	先止め式 給湯能力16号	1φ100V	別途工事範囲参照	2	ゲストハウスせんたん
		(上方給排気接続)	立ち消え安全装置、過熱防止装置				210・211室
		(強制給排気2重管式)	過圧防止安全、漏電安全装置				
			台所、浴室リモコンスイッチ				



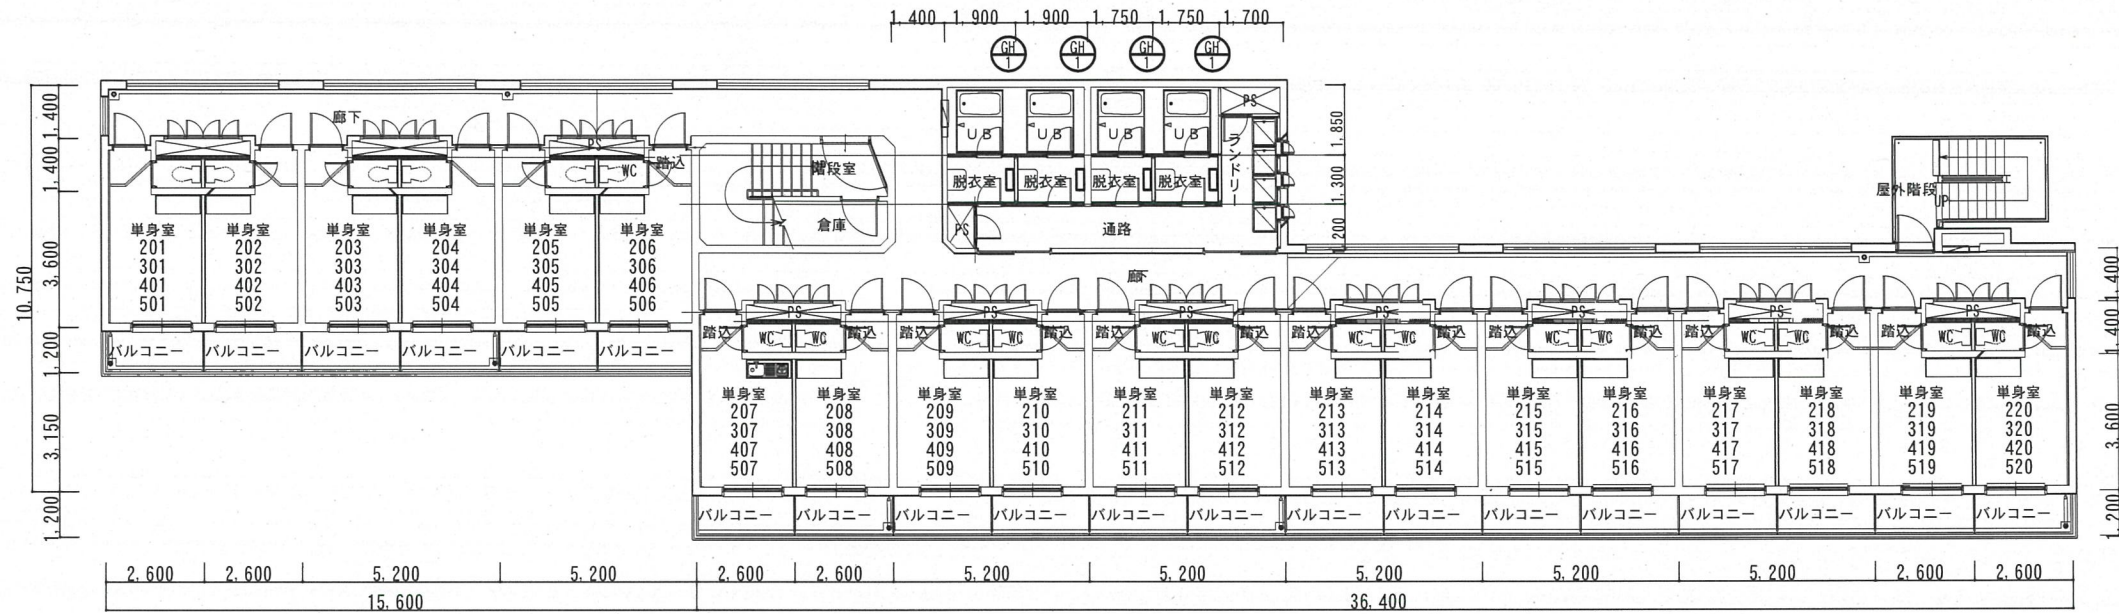


学生宿舎 2 棟 2 ～ 5 階平面図 S=1 : 200

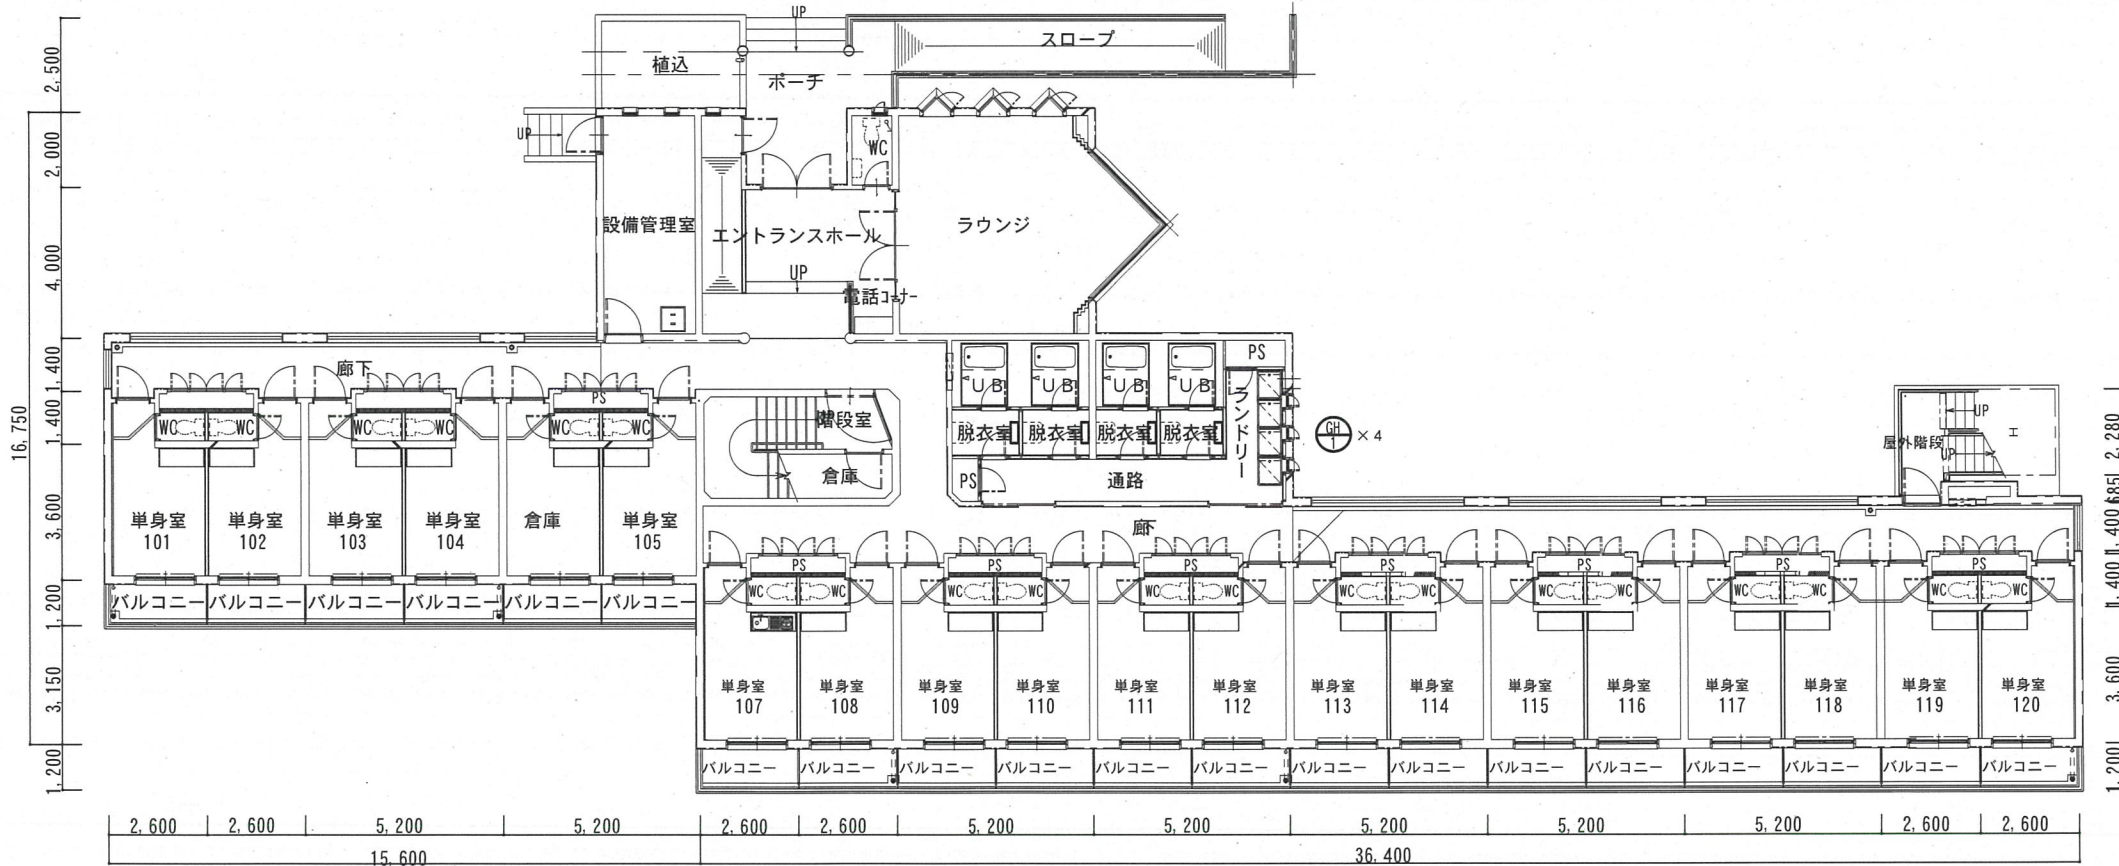


学生宿舎 2 棟 1 階平面図 S=1 : 200



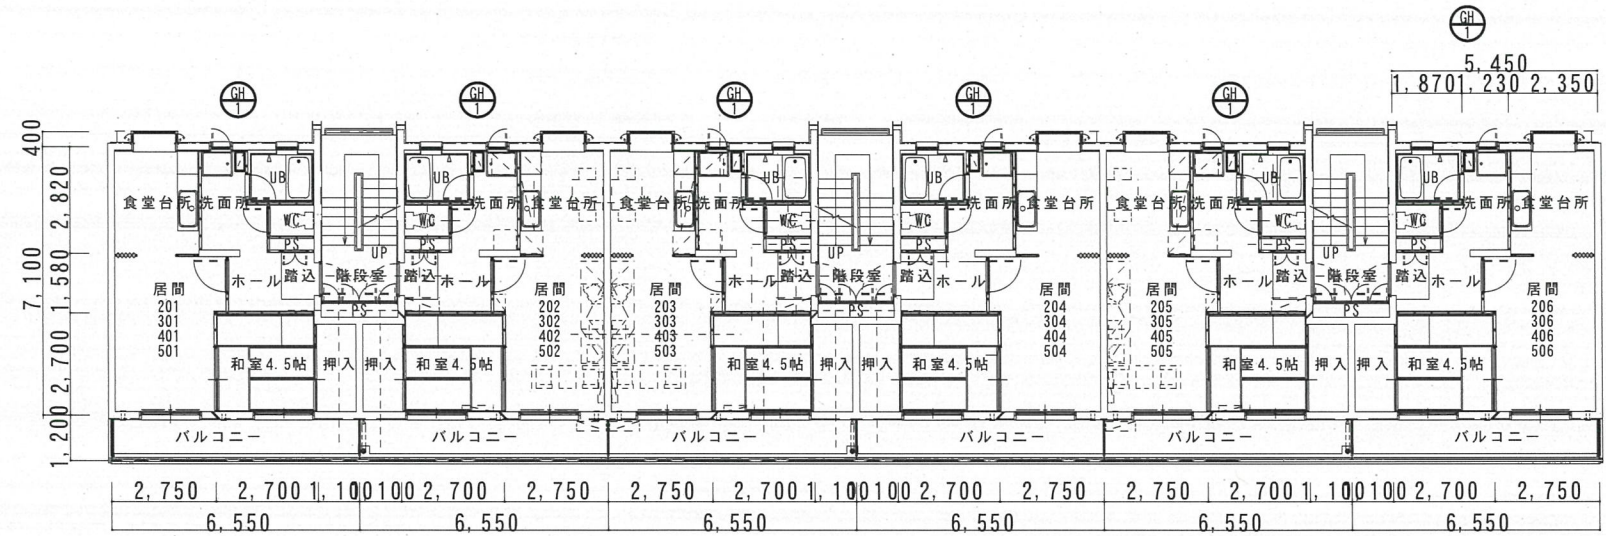



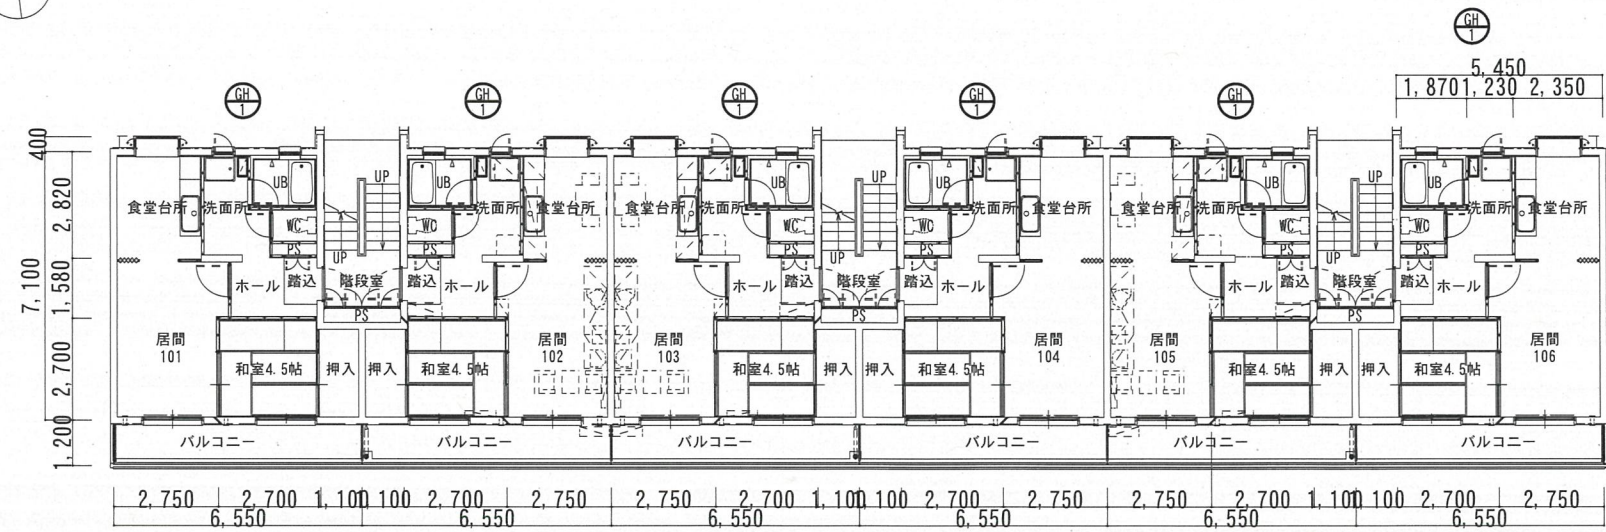


学生宿舎3棟 2～5階平面図 S=1:200







学生宿舎3棟 1階平面図 S=1:200

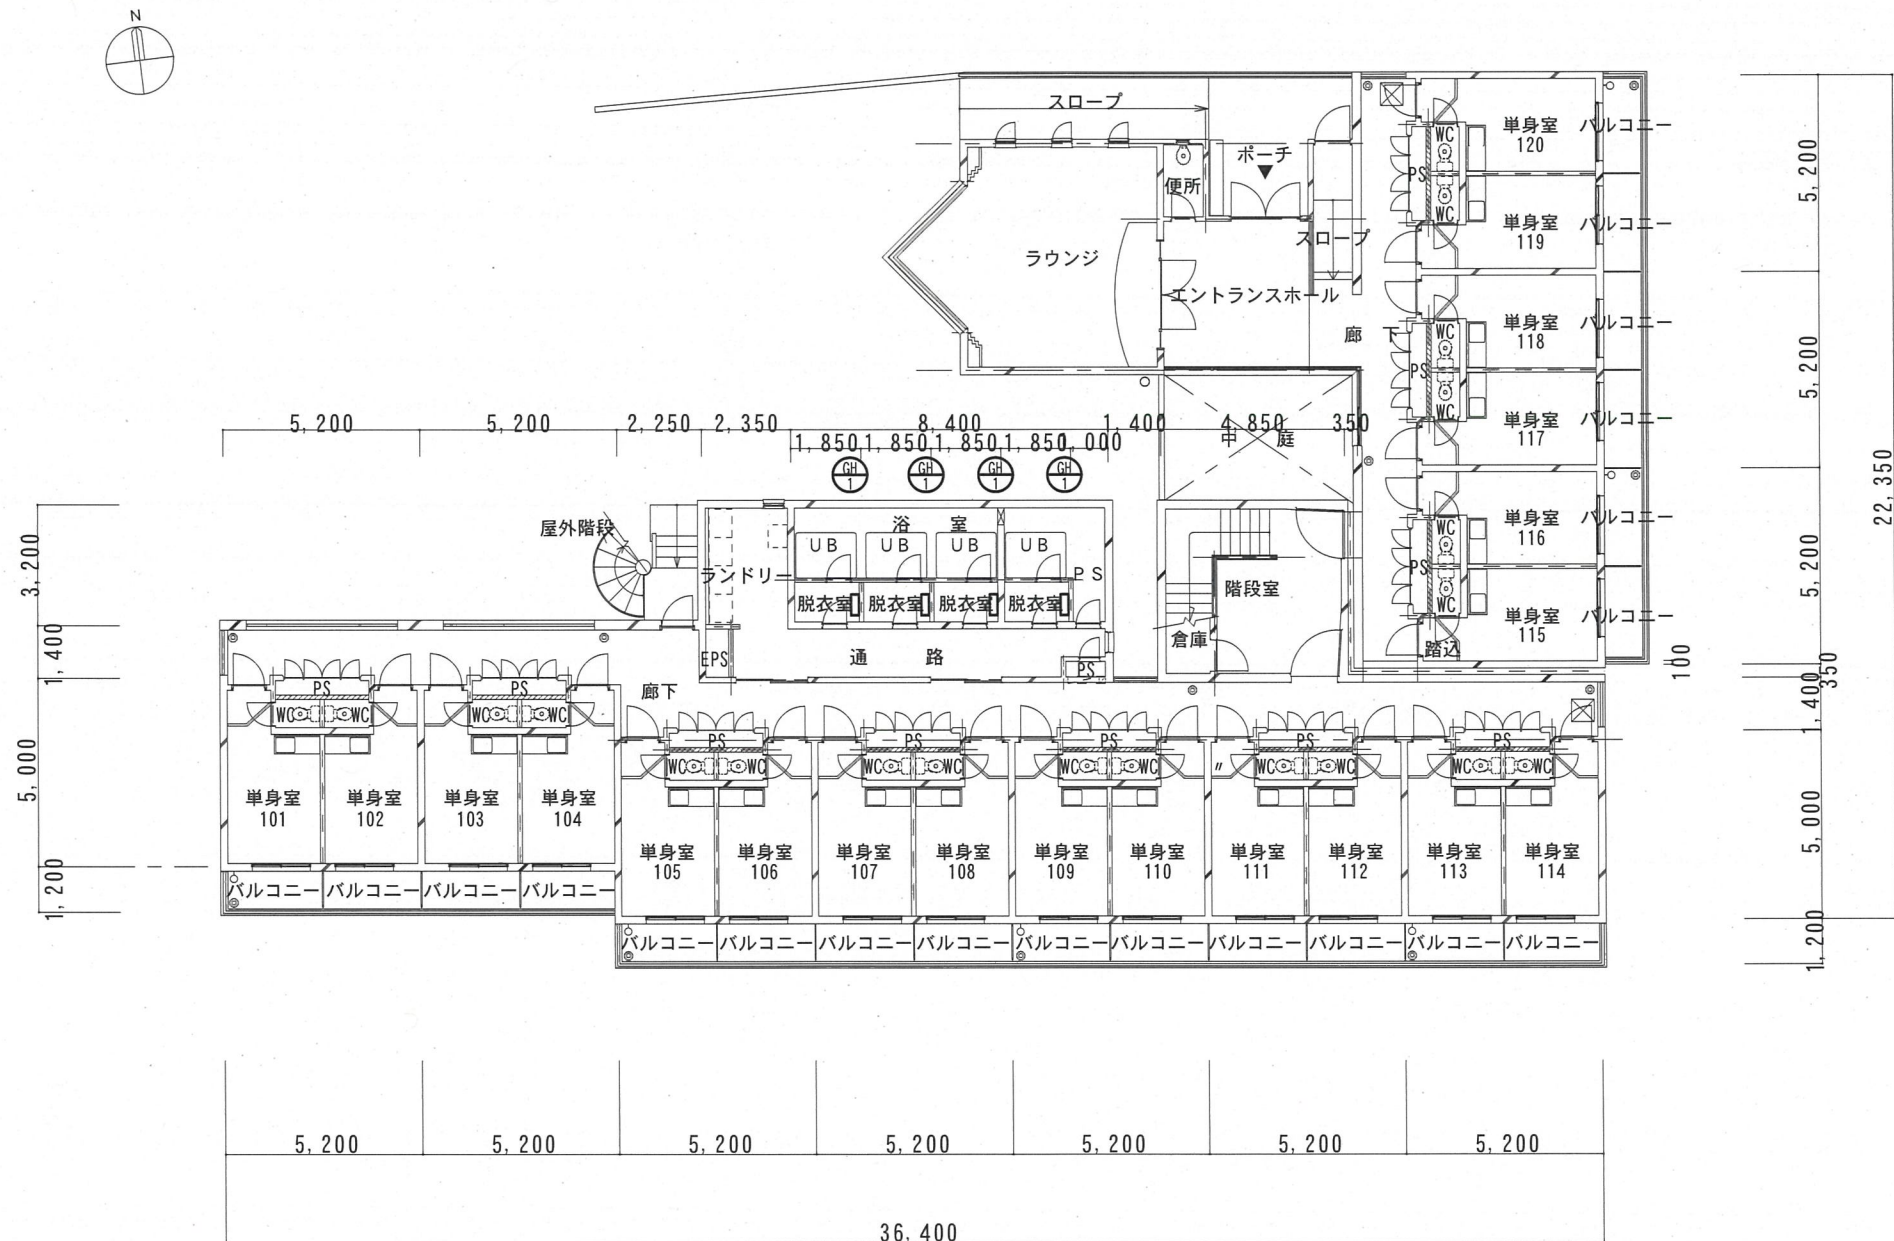訂正	令和 年 月 日	国立大学法人 奈良先端科学技術大学院大学	工事名	年度
		課長 課長補佐 係長 担当者	奈良先端大学生宿舎2棟等ガス給湯器取替工事	令和7年度
		   	図面名称	図面番号
			学生宿舎3棟 平面図	1/200 M-5






学生宿舎4棟1階平面図 S=1:200


訂正	令和 年 月 日	国立大学法人 奈良先端科学技術大学院大学				工事名		年度	
		課長	課長補佐	係長	担当者	奈良先端大学生宿舎2棟等ガス給湯器取替工事		令和7年度	
						図面名称		縮尺	図面番号
						学生宿舎4棟 平面図(1F)		1/200	M-6



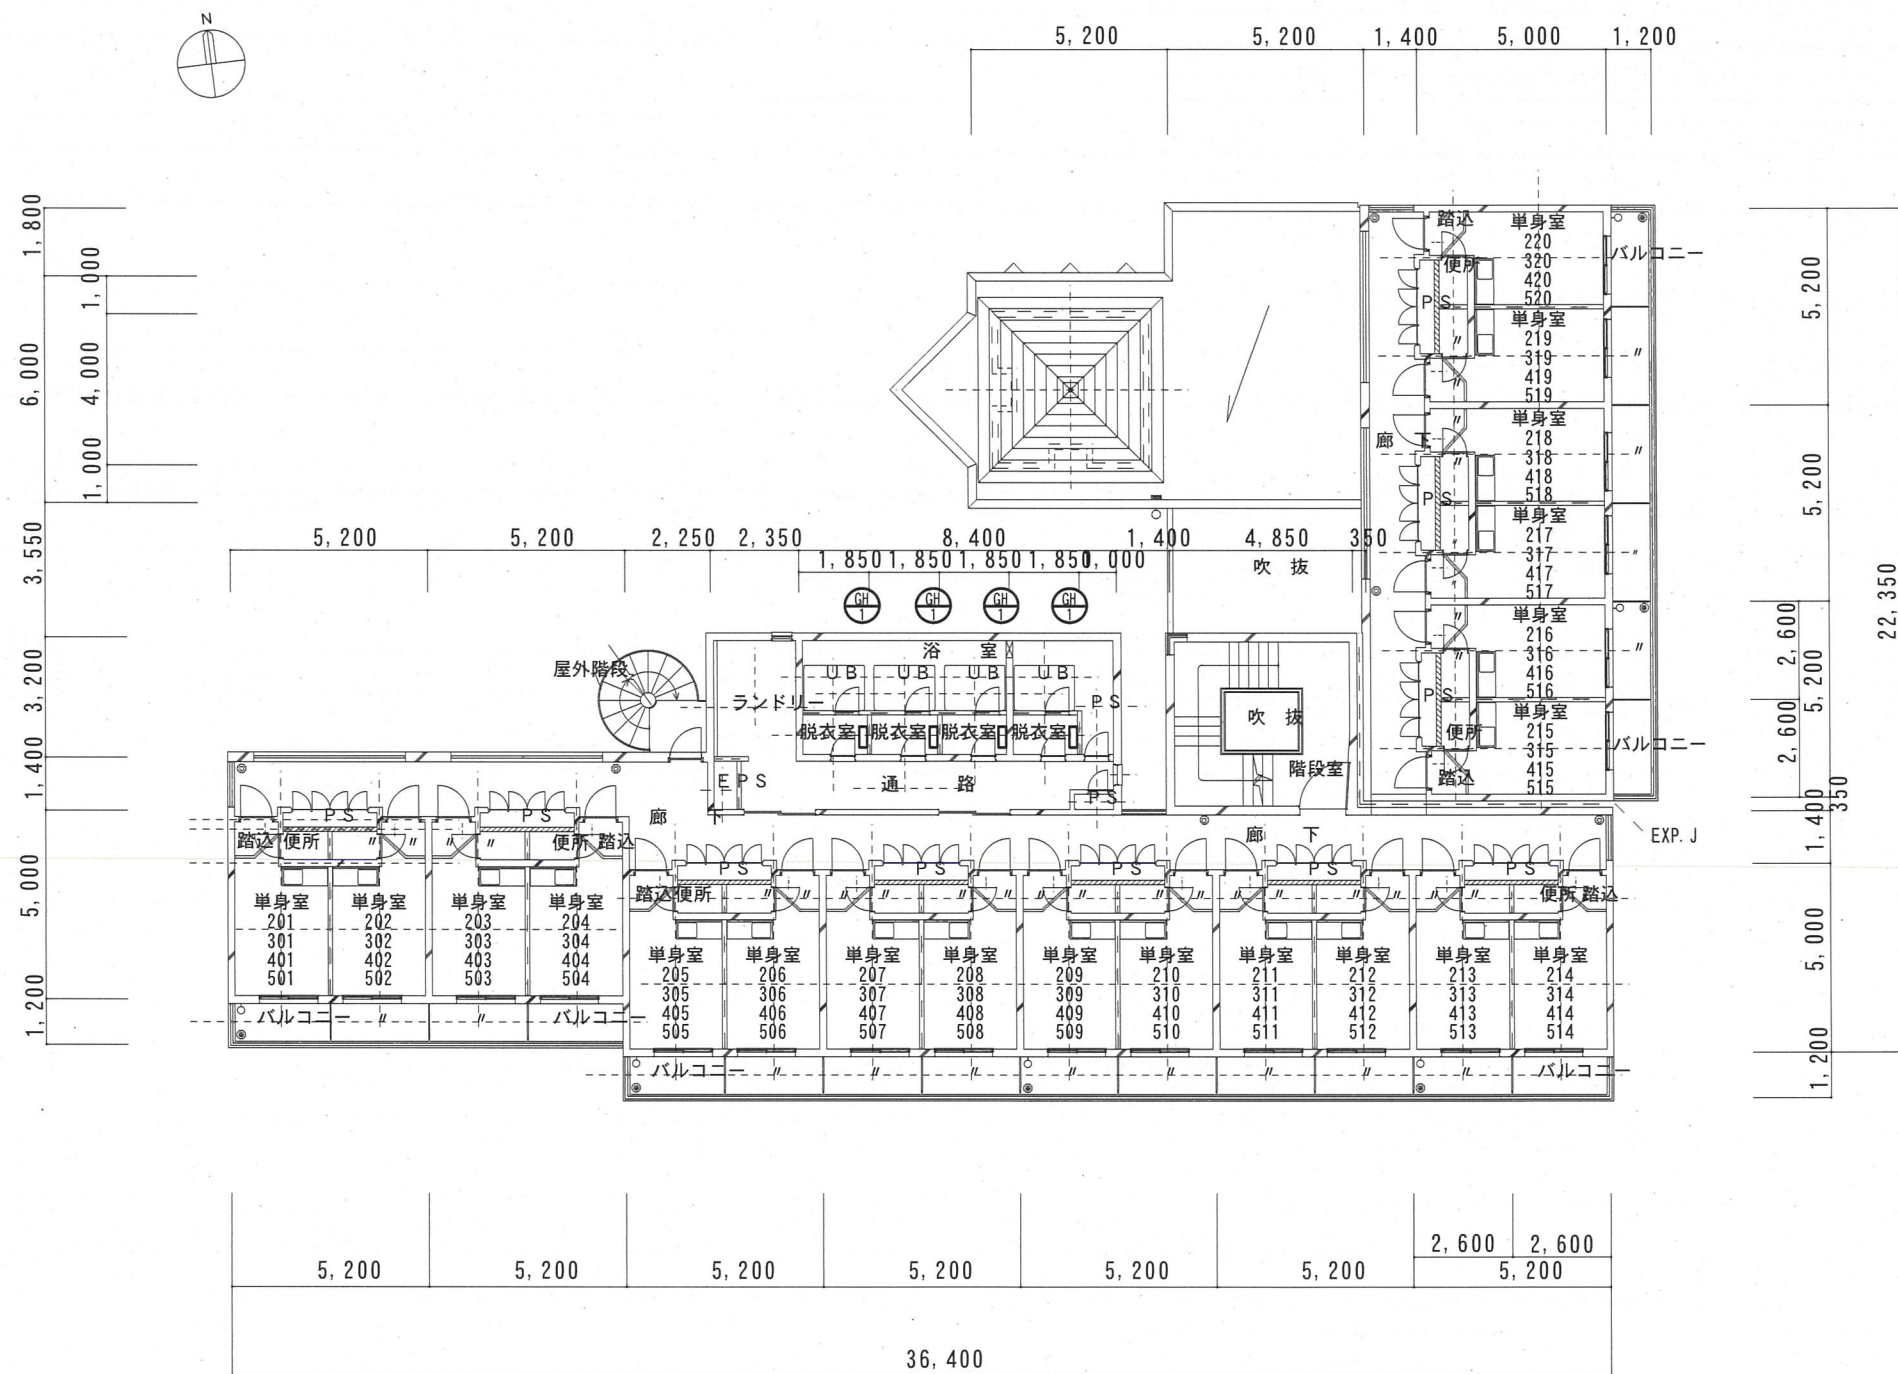


学生宿舎4棟2～5階平面図 S=1:200



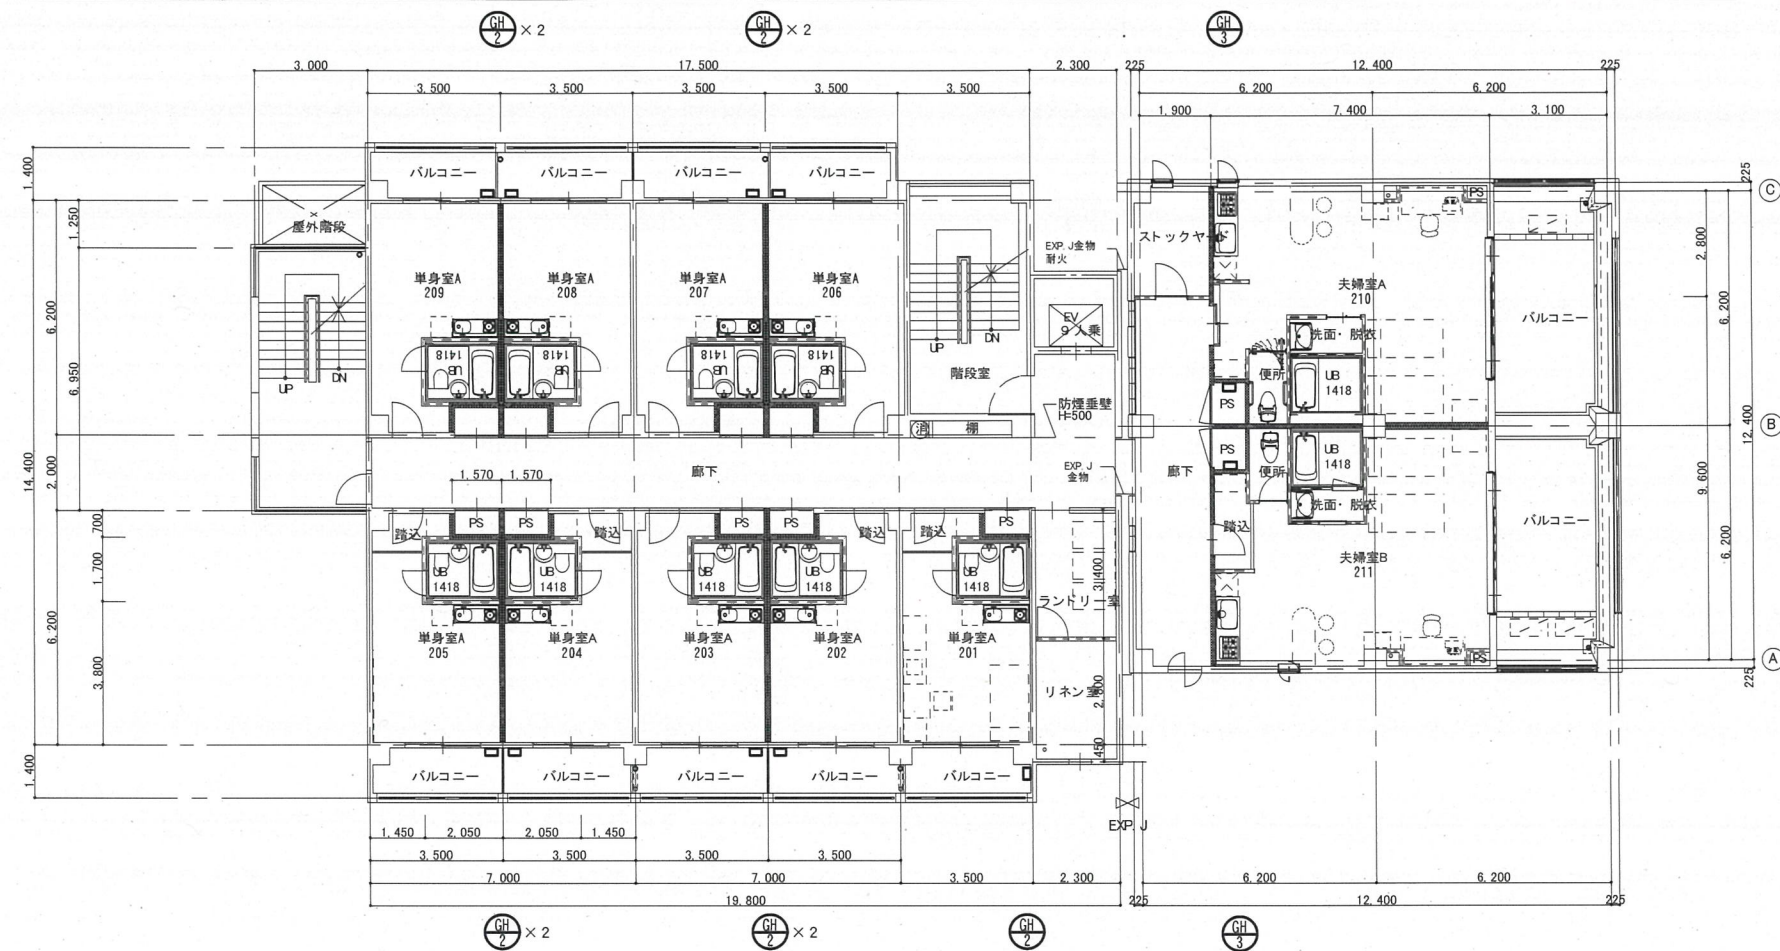



ゲストハウスせんたん 2 階平面図 S=1:200

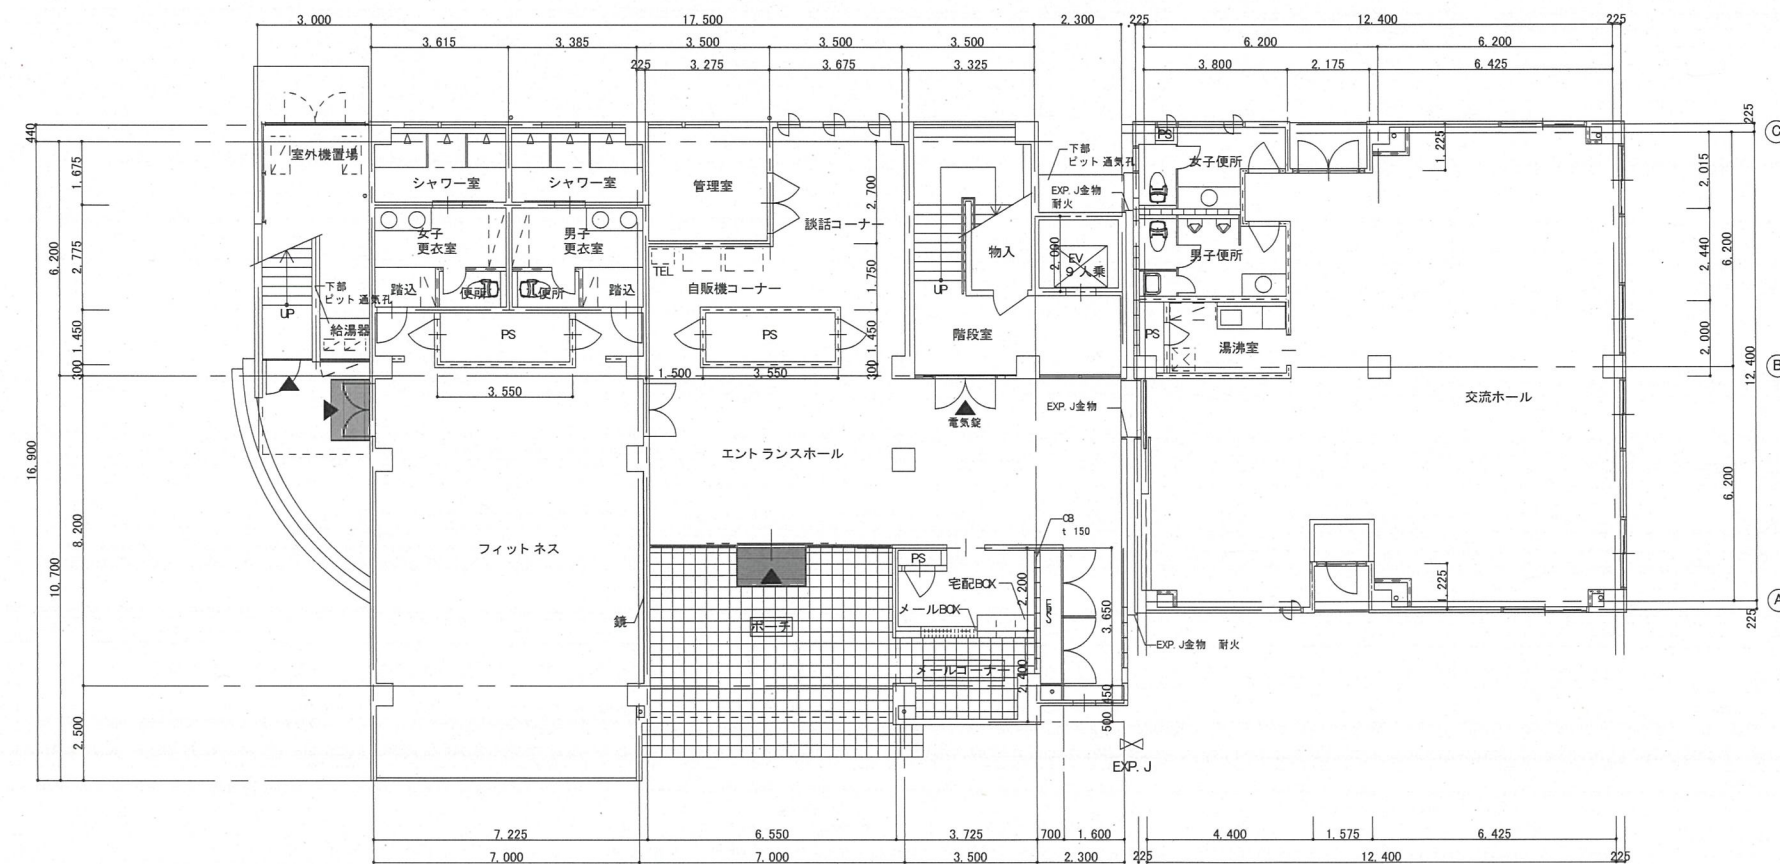

ゲストハウスせんたん 1 階平面図 S=1:200

訂正	令和 年 月 日	国立大学法人 奈良先端科学技術大学院大学	工事名	年度
		課長	奈良先端大学生宿舎 2 棟等ガス給湯器取替工事	令和 7 年度
		課長補佐	図面名称	縮尺
		係長	ゲストハウスせんたん 平面図 (1 F・2 F)	1/200
		担当者		図面番号
				M-8

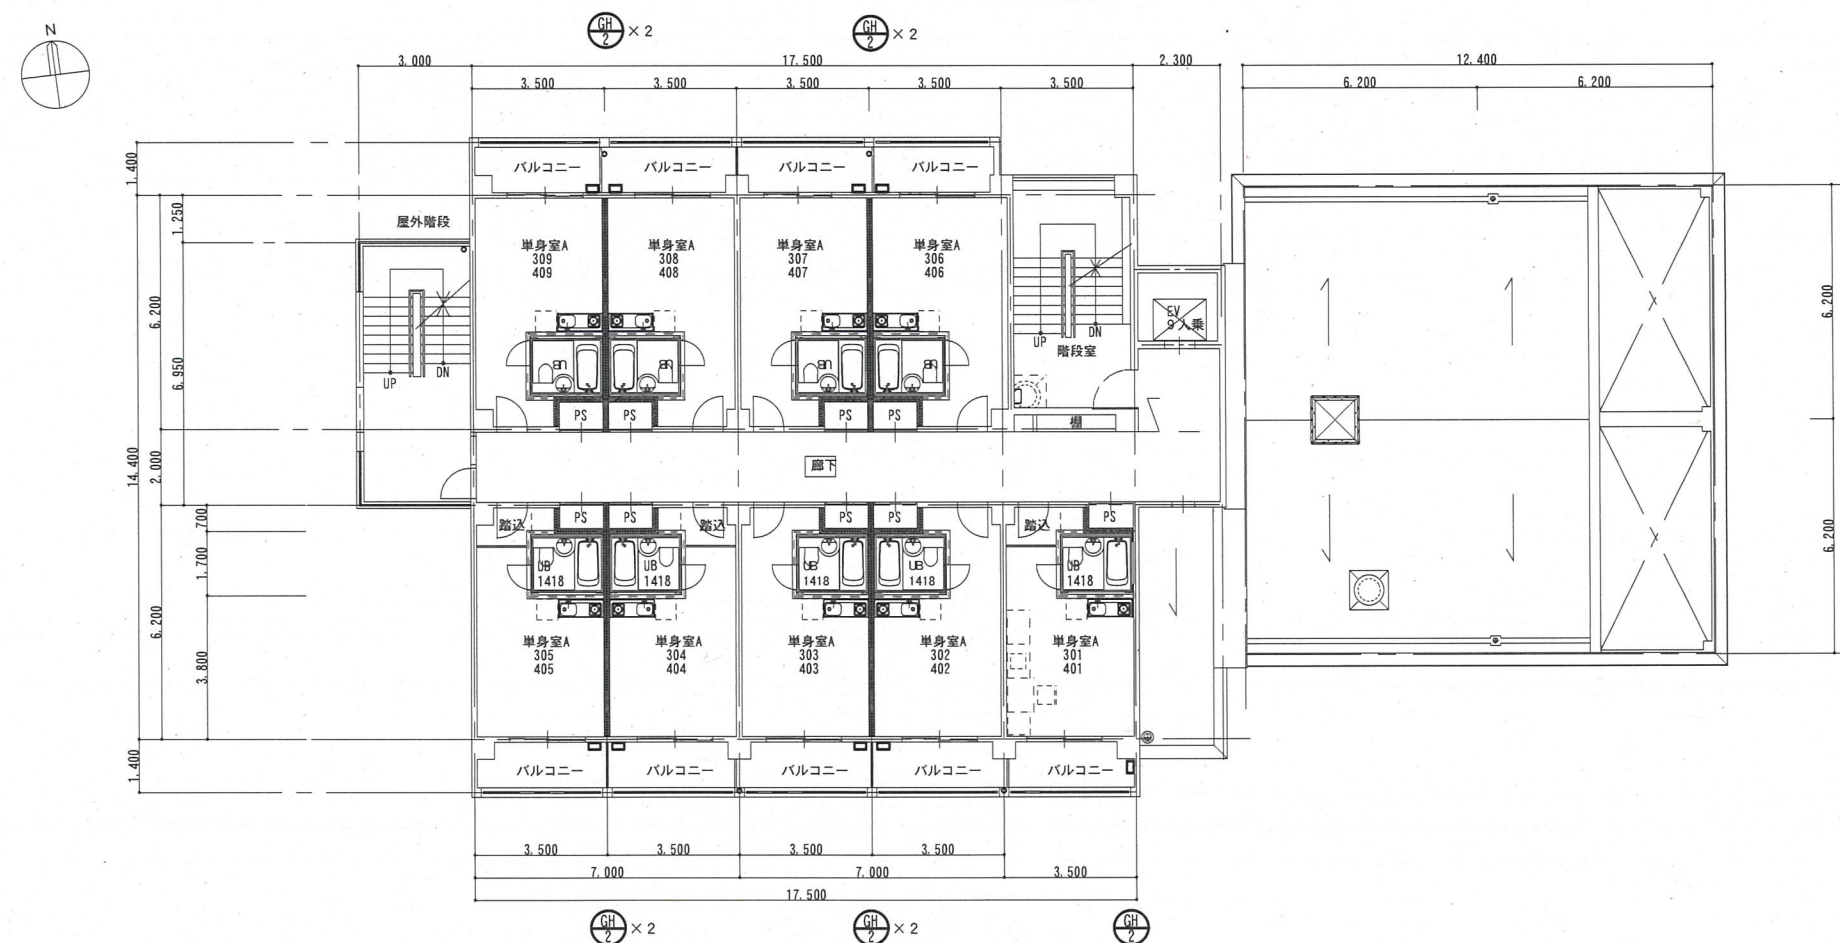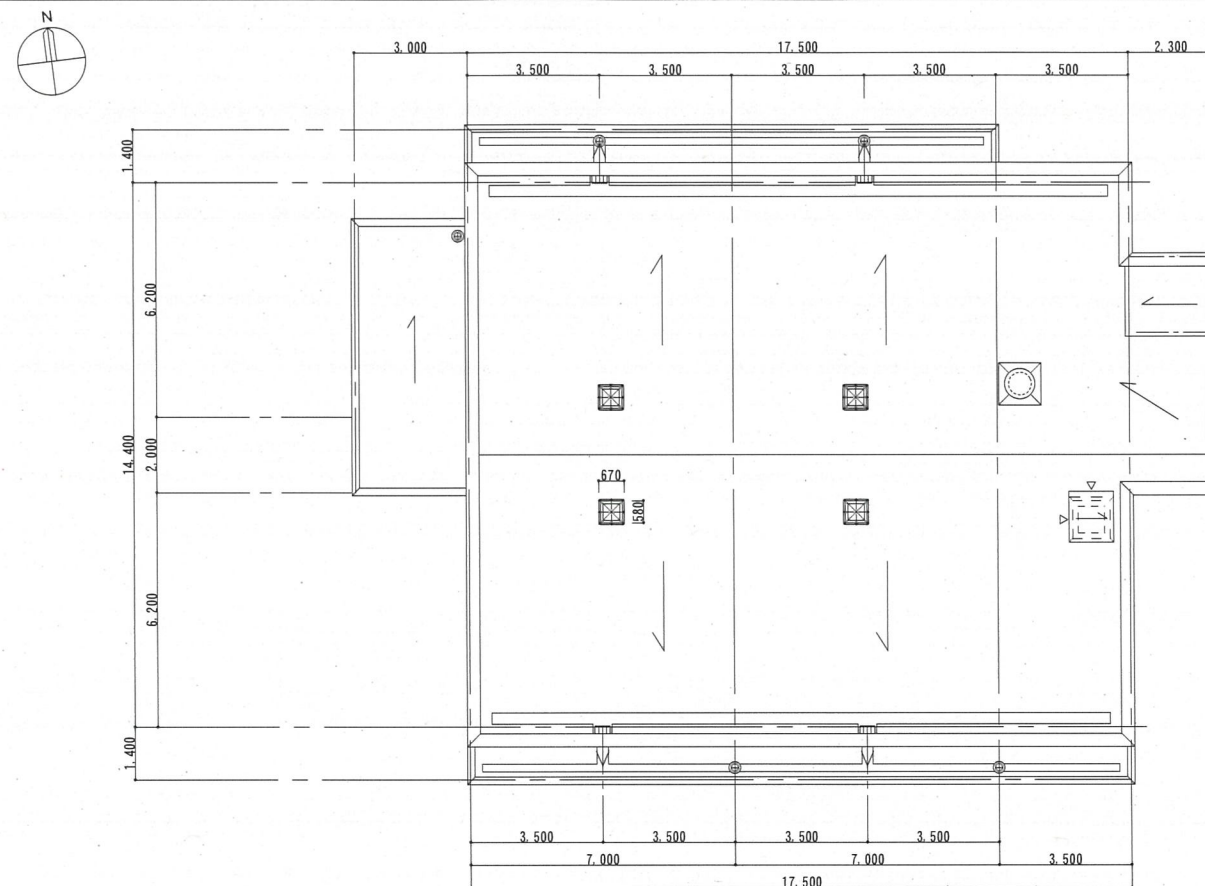


[illegible]




脱衣室断面図

※学生宿舎 2 棟

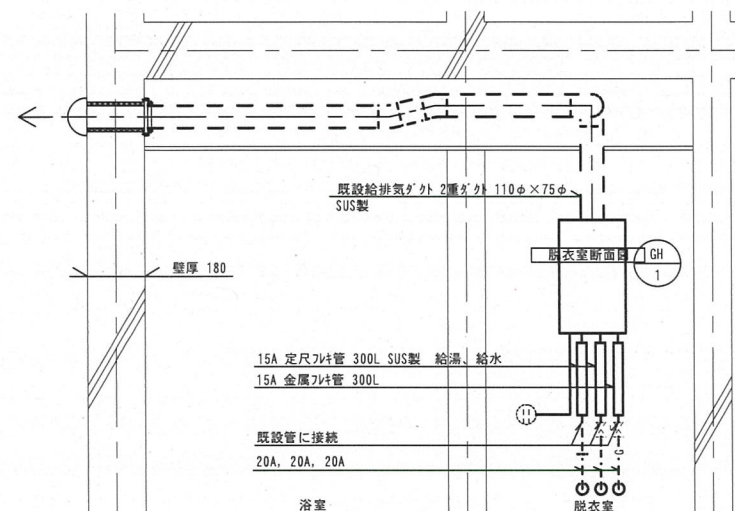


器具取付要領図 S=1:20

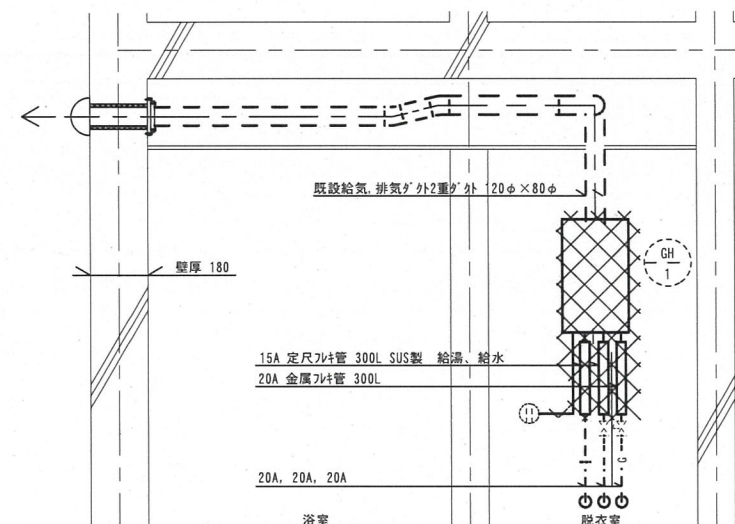


器具撤去図 S=1:20

※学生宿舎 3 棟

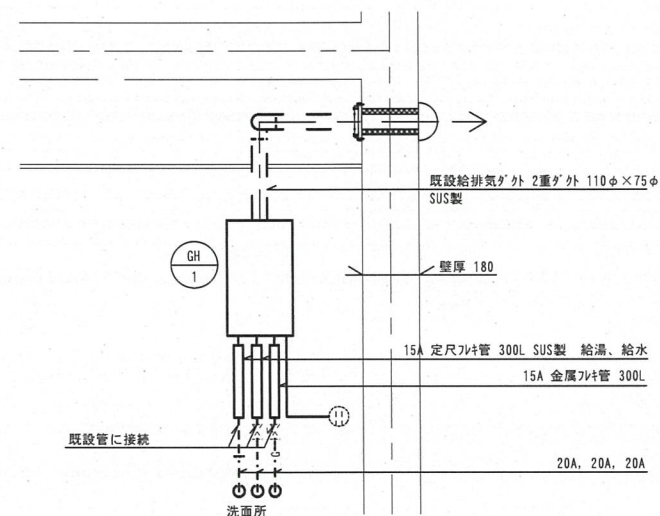


器具取付要領図 S=1:20

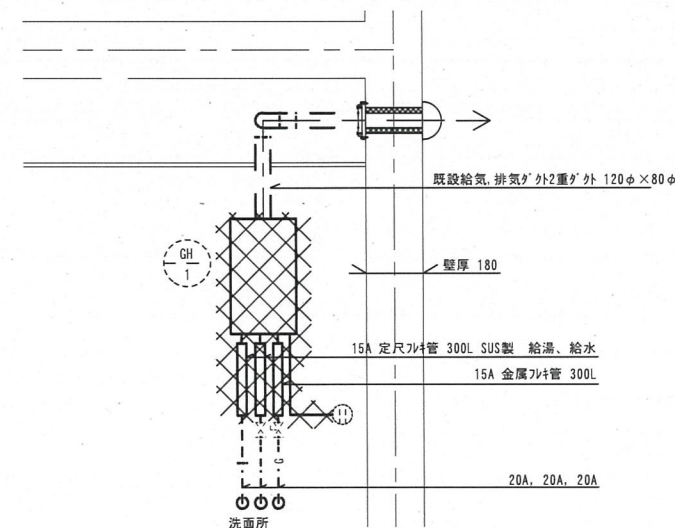


器具撤去図 S=1:20

※学生宿舎 4 棟

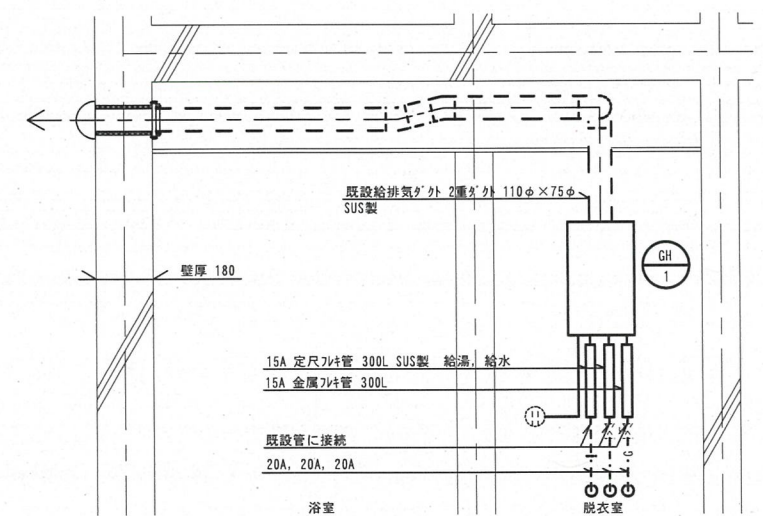

器具取付要領図 S=1:20

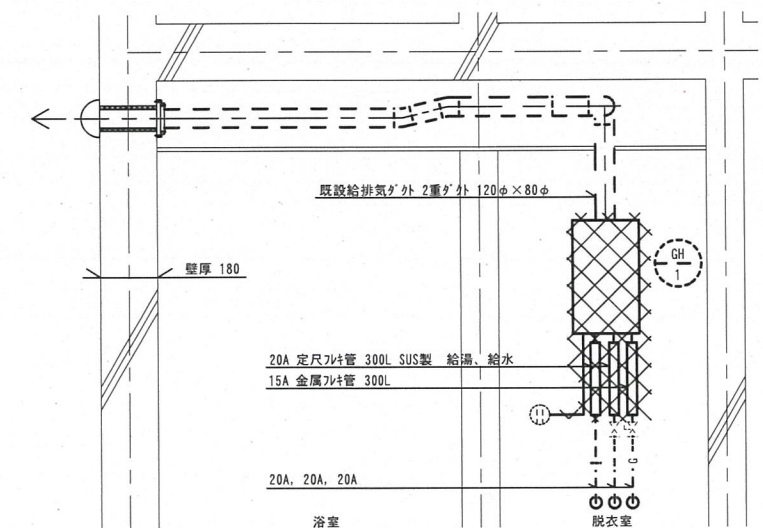

器具撤去図 S=1:20


凡 例

記 号	名 称	摘 要	記 号	名 称	摘 要
---	給水管 (既設)	水道用ホリイフインク鋼管 SGP-PB 20A	→<	止水栓 (既設)	20A
--- ---	給湯管 (既設)	銅管 20A	→<	ネジロック	
---G---	ガス管 (既設)	塩ビライニング鋼管 25A	⊙	コンセント (既設)	2P15A×1口
≡≡≡					
XXXXX	不要撤去				




バルコニー断面図

※ゲストハウスせんたん

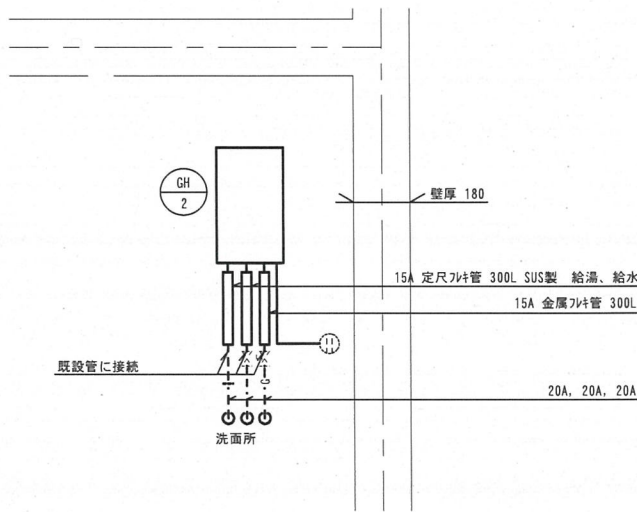


器具取付要領図 S=1:20

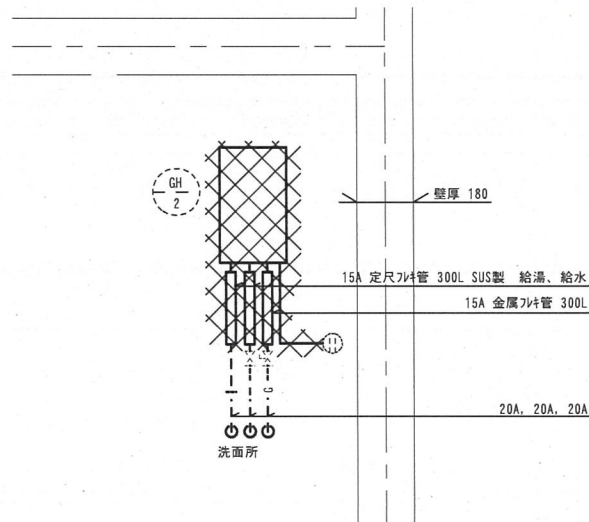


器具撤去図 S=1:20

P S 内断面図

※ゲストハウスせんたん（210・211室のみ）

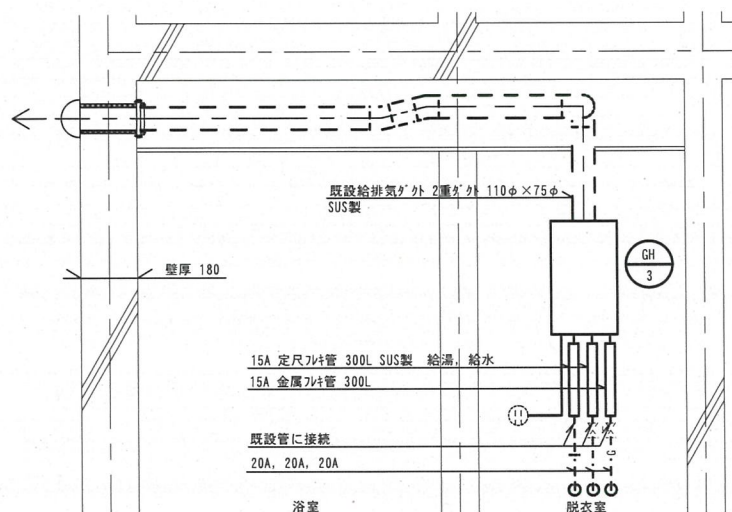

器具取付要領図 S=1:20

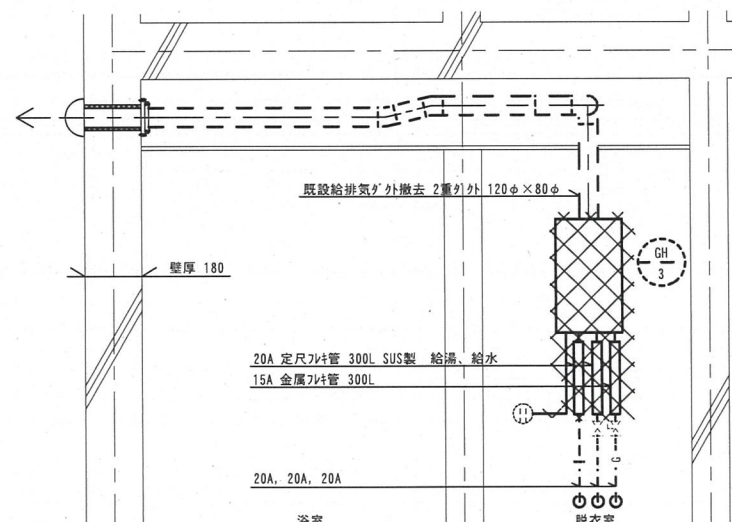

器具撤去図 S=1:20


凡 例

記 号	名 称	摘 要	記 号	名 称	摘 要
---	給水管（既設）	水道用ホリレフン粉体ライニング 鋼管 SGP-PB 20A	→<	止水栓（既設）	20A
--- ---	給湯管（既設）	ステンレス鋼管 20A	→<	ネジロック	
---G---	ガス管（既設）	塩ビライニング 鋼管 25A	⊙	コンセント（既設）	2P15A×1口
≡≡≡					
XXXXX	不要撤去				
R	リモコン				




单身室平面図

※ゲストハウスせんたん

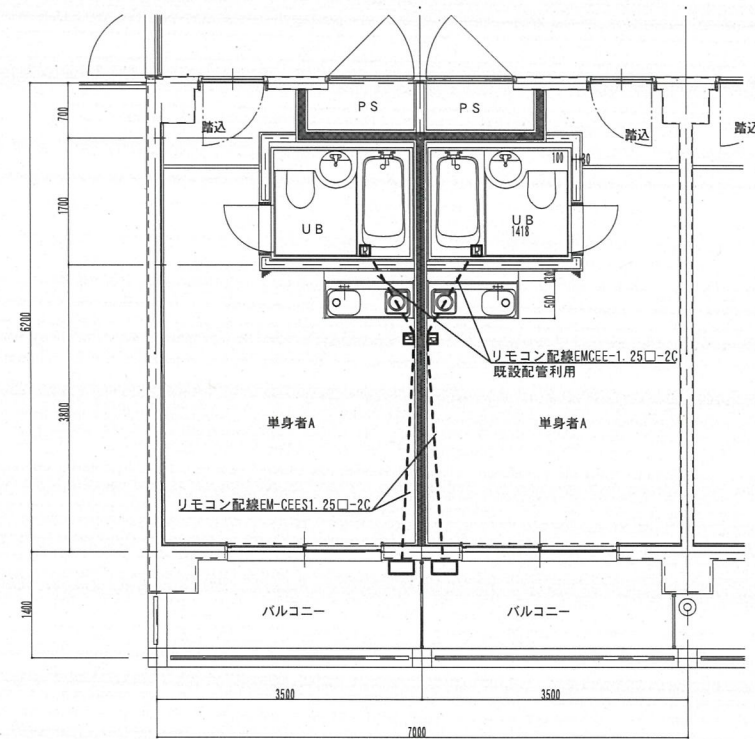


器具取付要領図 S=1:100

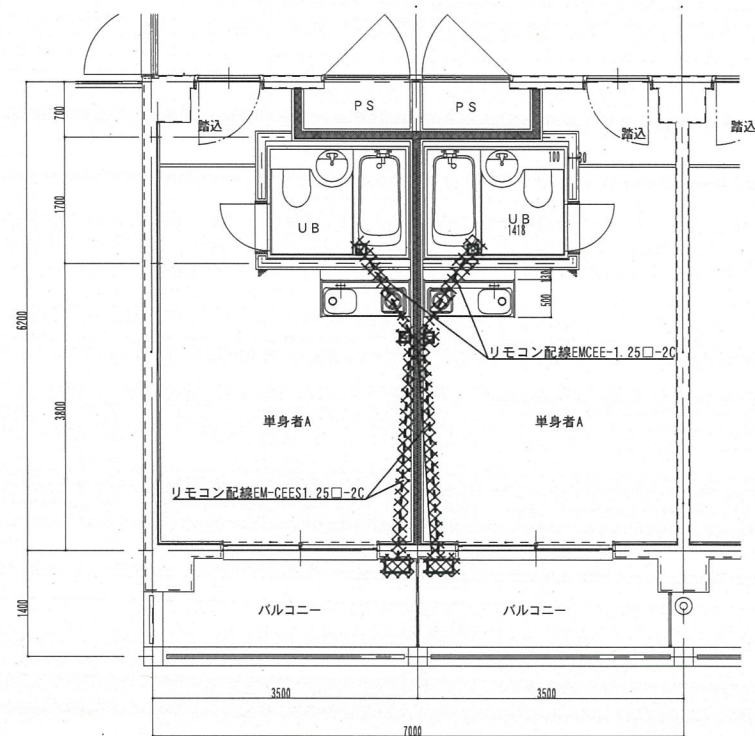


器具撤去図 S=1:100

夫婦室平面図



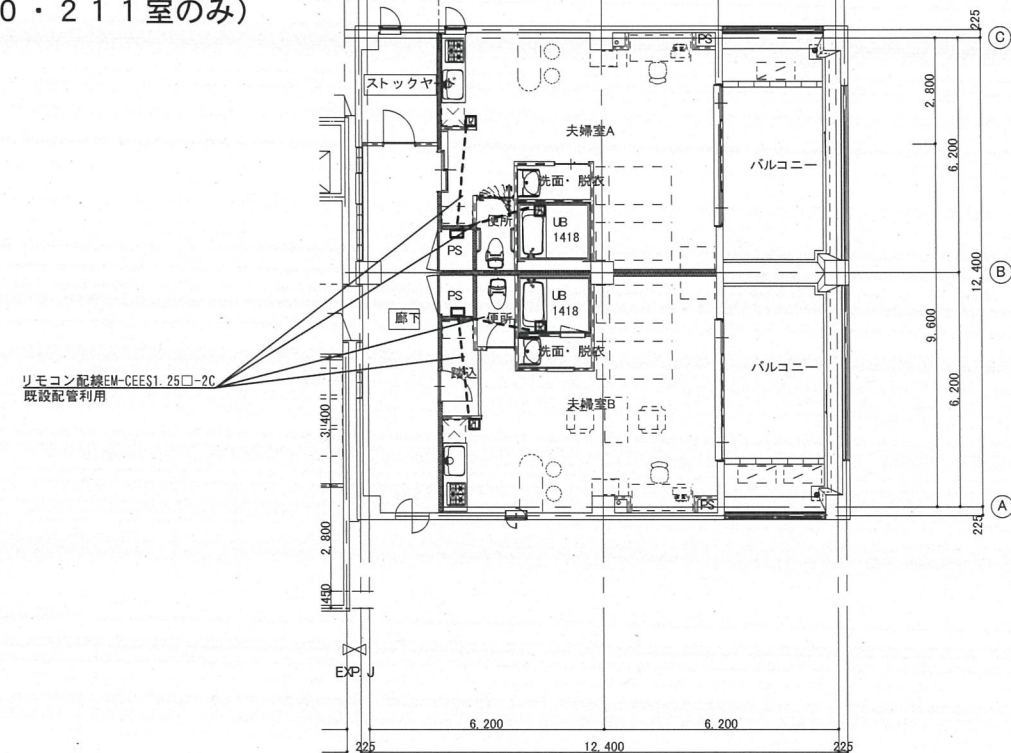

※ゲストハウスせんたん  
(210・211室のみ)

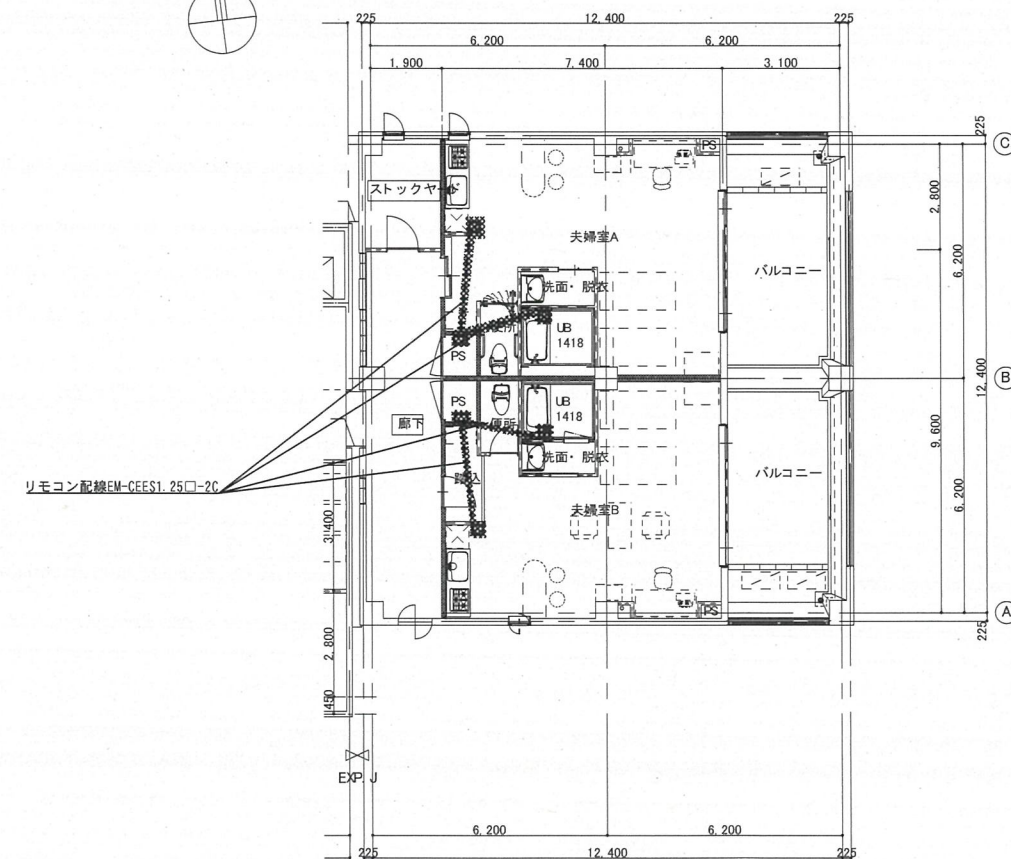

## 器具取付要領図 S=1:200



器具撤去図 S=1:200

訂正	令和 年 月 日	国立大学法人 奈良先端科学技術大学院大学				工事名	年度	
		課長	課長補佐	係長	担当者	奈良先端大学生宿舎 2 棟等ガス給湯器取替工事	令和 7 年度	
						図面名称	縮尺	図面番号
						ゲストハウスせんたん 詳細図 配線	1/100, 1/200	M-12